




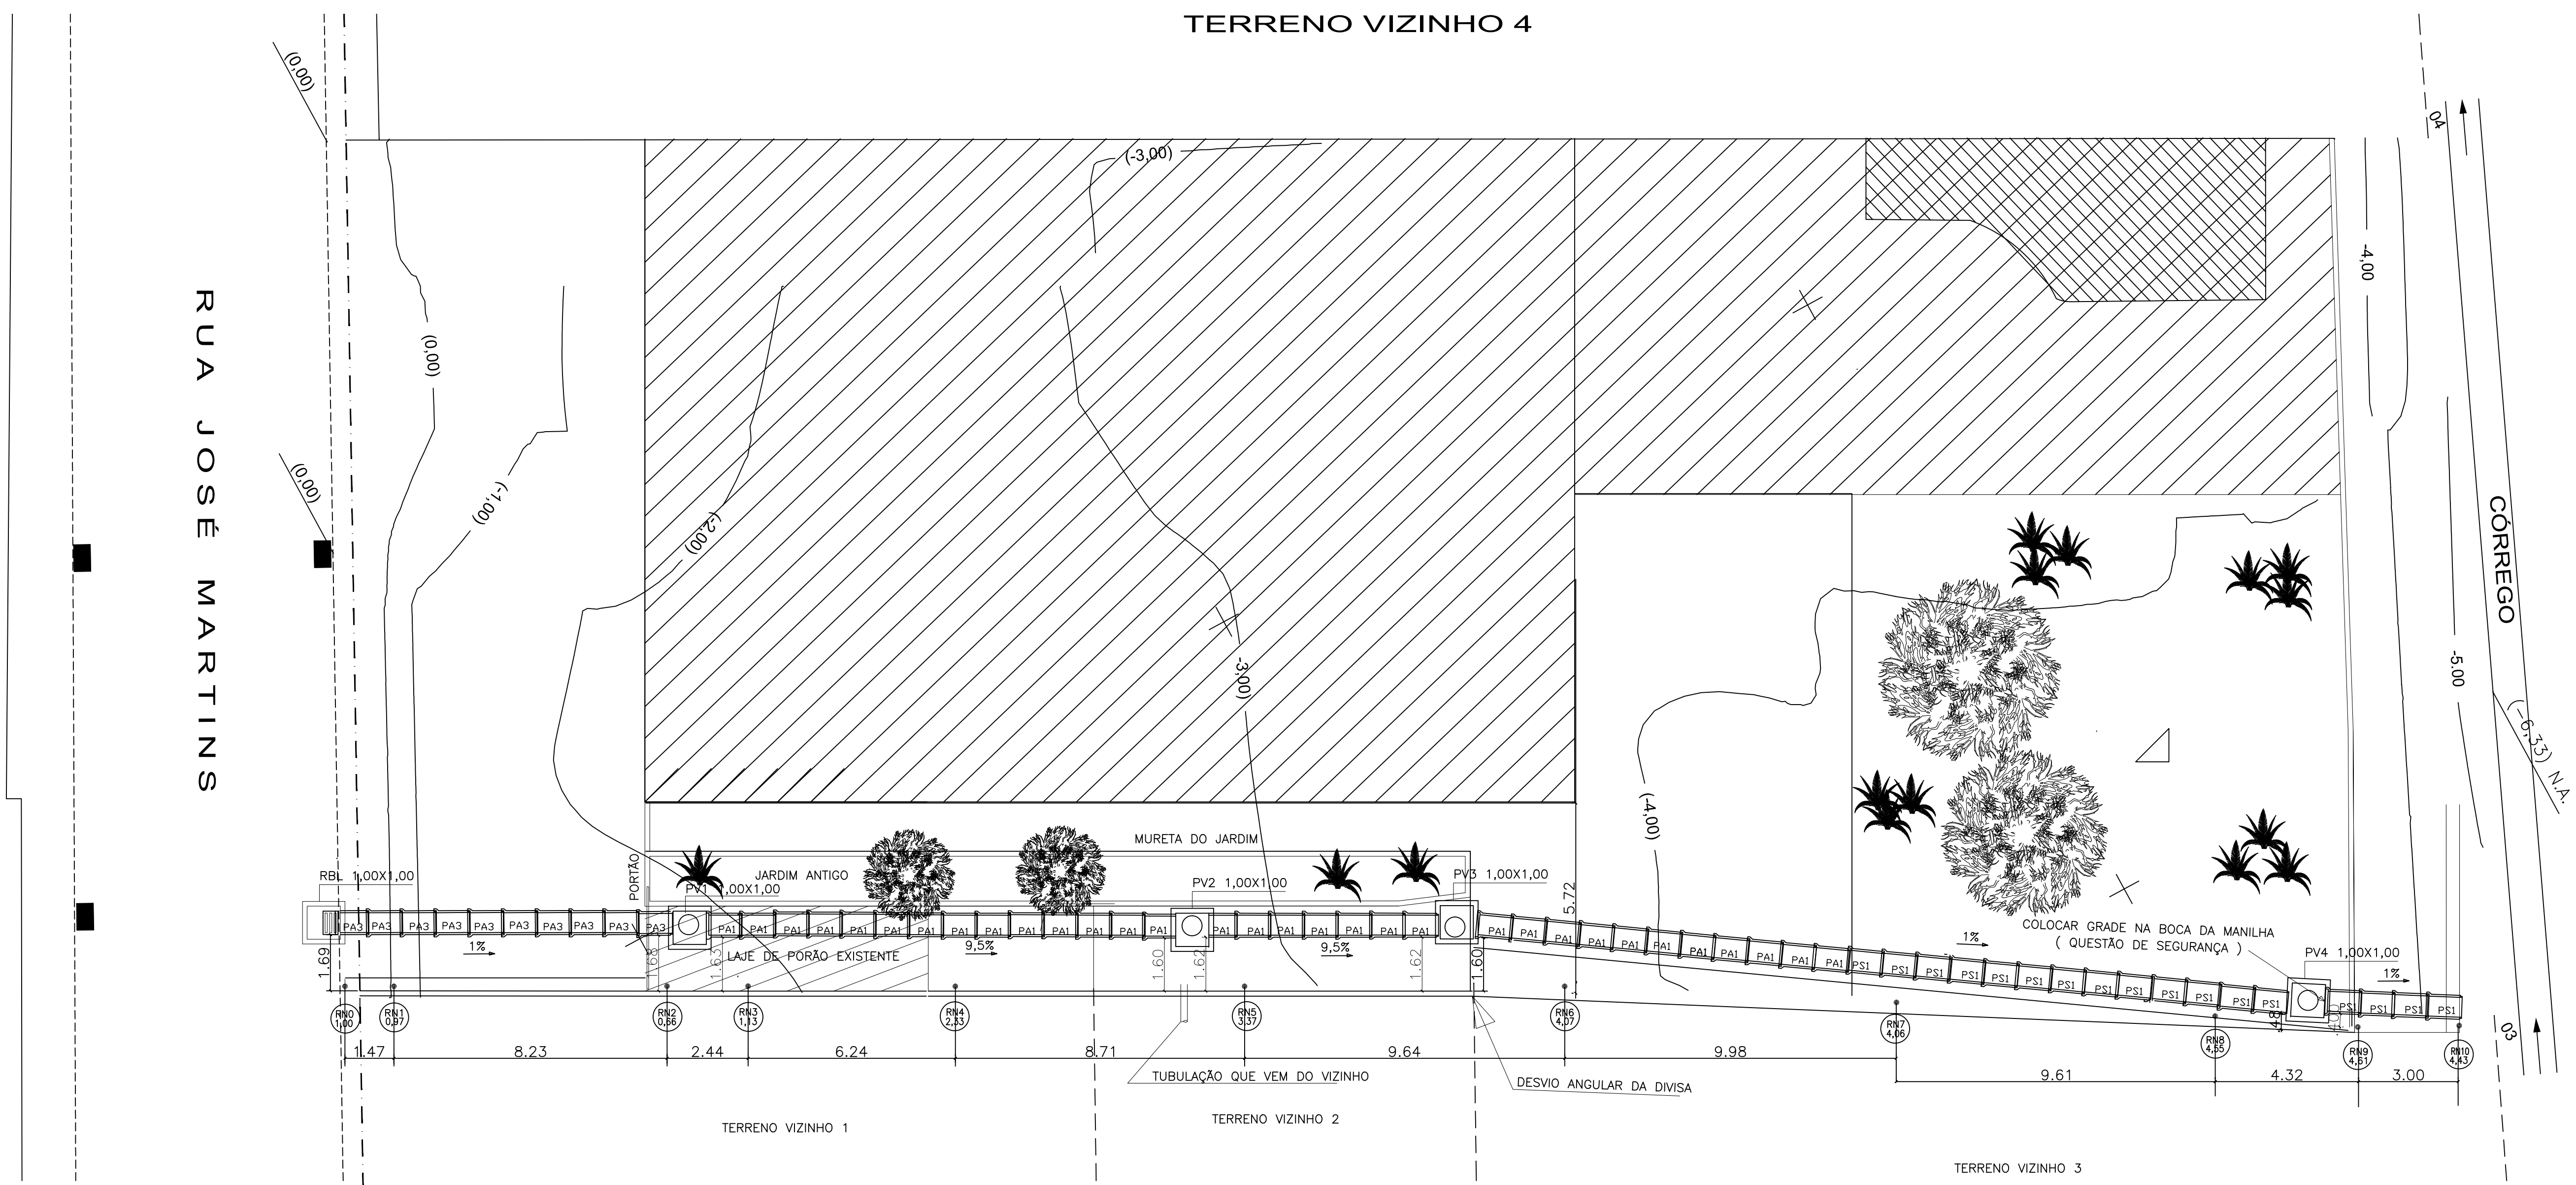

Escala: 1: 100
PLANTA BAIXA – GALERIA ÁGUA PLUVIAL COM NÍVEIS DO TERRENO

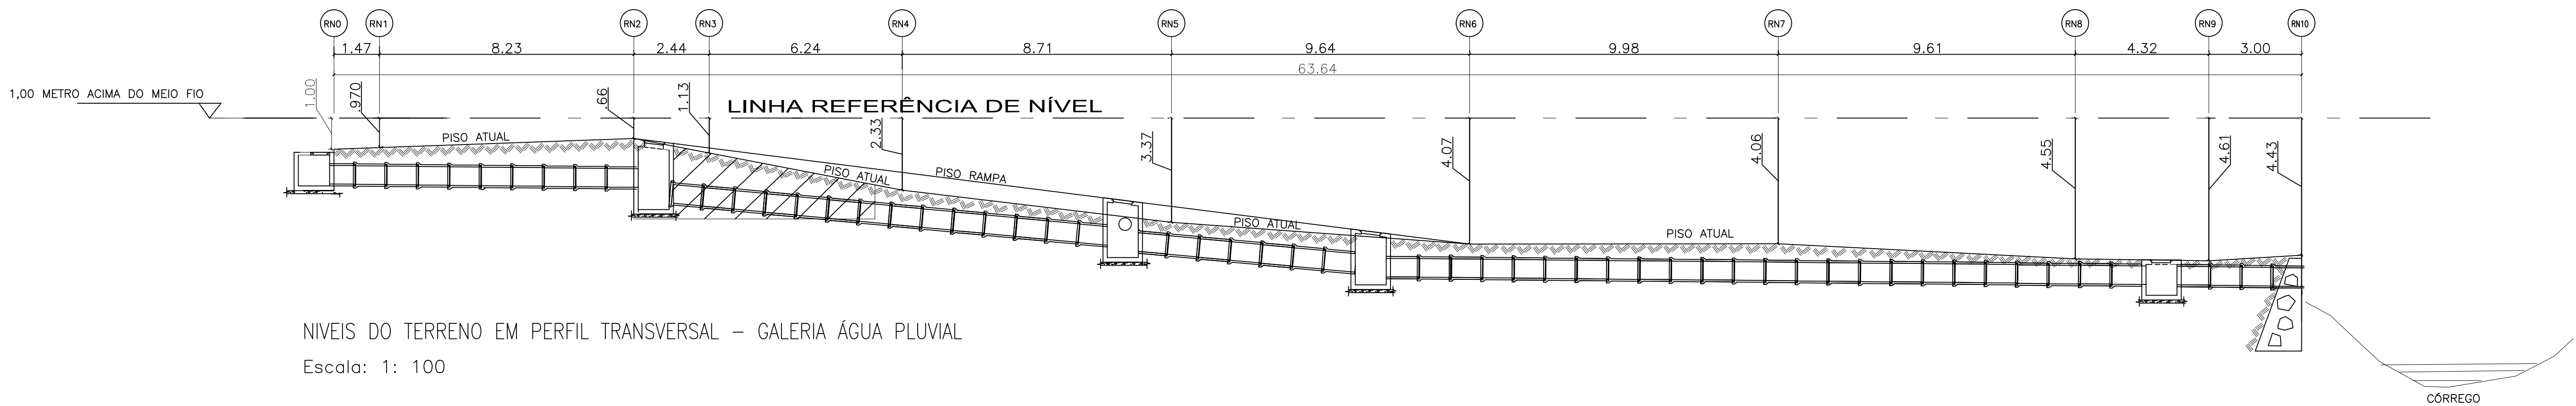

NÍVEIS DO TERRENO EM PERFIL TRANSVERSAL – GALERIA ÁGUA PLUVIAL
Escala: 1: 100

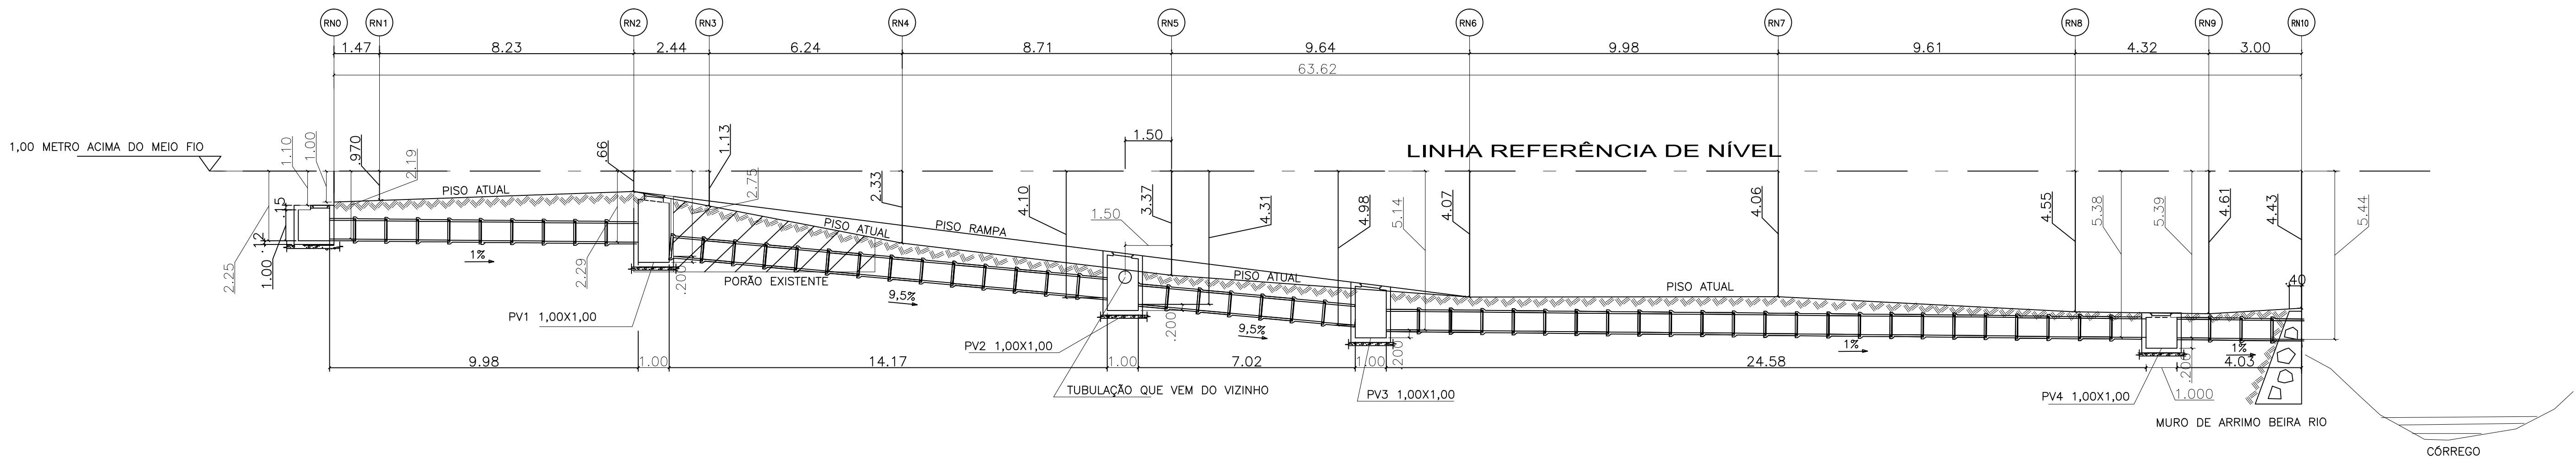

PERFIL TRANSVERSAL – GALERIA ÁGUA PLUVIAL
Escala: 1: 100

REVISÃO				
REV.	DESCRIÇÃO	DATA	POR	APR.
0	EMIÇÃO INICIAL	18/11/21	AFM	AFM

DOCUMENTOS DE REFERÊNCIA :

LEVANTAMENTO DE NÍVEIS DO TERRNO		
REFERENCIA DE NIVEL	MEDIDA HORIZONTAL ENTRE NÍVEIS DE REFERENCIA	MEDIDA VERTICAL DA LINHA REFERENCIA DE NIVEL ATÉ O TERRENO
RN0	0,00	1,000
RN0 – RN1	1,47	1,00/0,97
RN1 – RN2	8,23	0,97/0,66
RN2 – RN3	2,44	0,66/1,13
RN3 – RN4	6,24	1,13/2,33
RN4 – RN5	8,71	2,33/3,37
RN5 – RN6	9,64	3,37/4,07
RN6 – RN7	9,98	4,07/4,66
RN7 – RN8	9,61	4,66/4,55
RN8 – RN9	4,32	4,55/4,61
RN9 – RN10	3,00	4,61/4,43

NOTAS :

MEDIDAS NO FUNDO DA MANILHA		
TRECHO DA TUBULAÇÃO	MEDIDA VERTICAL DA LINHA REFERENCIA DE NIVEL ATÉ O FUNDO DA MANILHA (INTERIOR)	
	MONTANTE	JUSANTE
RBL ATÉ PV1	2,19	2,29
PV1 ATÉ PV2	2,75	4,10
PV2 ATÉ PV3	4,31	4,98
PV3 ATÉ PV4	5,14	5,38
PV4 ATÉ A SAÍDA NO RIO	5,39	5,44

TABELA DOS TIPOS DE MANILHA		
TRECHO DA TUBULAÇÃO	TIPO: AGUA PLUVIAL	QUANTIDADE
RBL ATÉ PV1	PA3 Ø60	10 UD
PV1 ATÉ PV2	PA1 Ø60	14 UD
PV2 ATÉ PV3	PA1 Ø60	7 UD
PV3 ATÉ JARDIM	PA1 Ø60	11 UD
JARDIM ATÉ A SAÍDA NO RIO	PS1 Ø60	17 UD



CÂMARA MUNICIPAL DE

MUNIZ FREIRE

Rua João Ivo Aguiar - 202 - Centro - MF - ES - CEP 29380-000

PROJETADO	DESENHADO	VERIFICADO	APROVADO	DATA	ESCALA
AFM	AFM	AFM	AFM	18/11/21	INDICADA

ANFERMAN - ANTONIO MANEIDE

AUTOR DO PROJETO EST. - D

CREA RJ 28.909 - D

VISTO ES

TEL 4271 98169 2704

E-MAIL: maneideanferman@igmail.com

ARQUIVO: autocad2014

PROJETO DE GALERIA ÁGUA PLUVIAL

PLANTA BAIXA GALERIA

PERFIS LONGITUDINAIS

NÍVEL DO TERRENO

NÍVEL DE FUNDO MANILHA

DESENHO PREVISÓ

REV.

Nº CLIENTE -

FOLHA

AP11-21 01

DIREITOS AUTORAIS RESERVADOS