




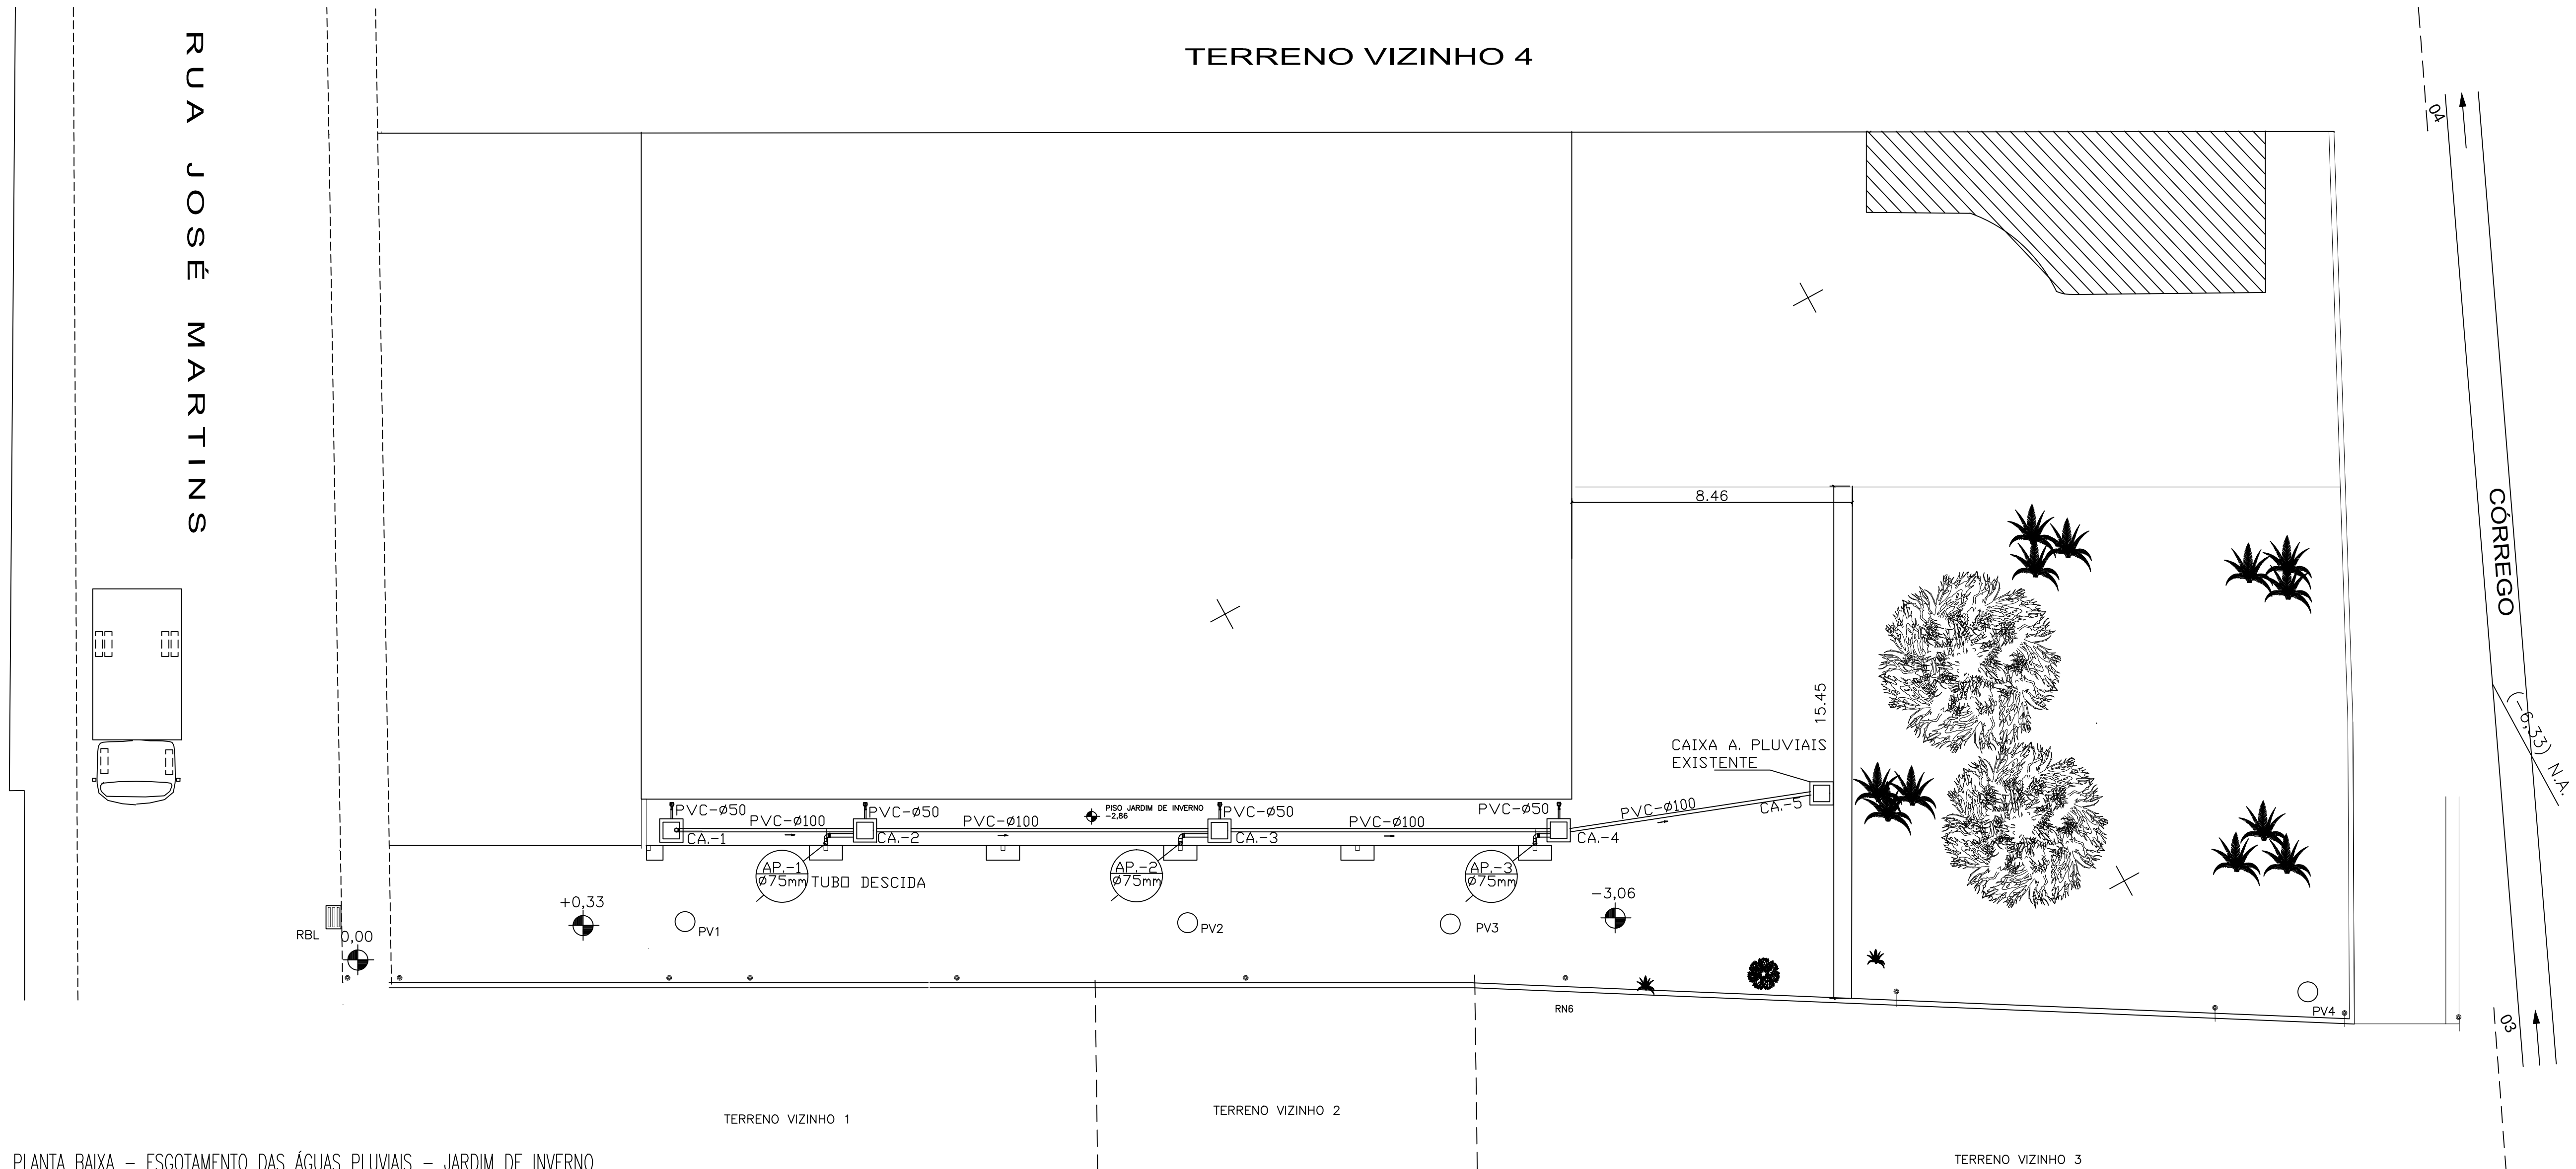

PLANTA BAIXA – ESGOTAMENTO DAS ÁGUAS PLUVIAIS – JARDIM DE INVERNO
Escala: 1: 50

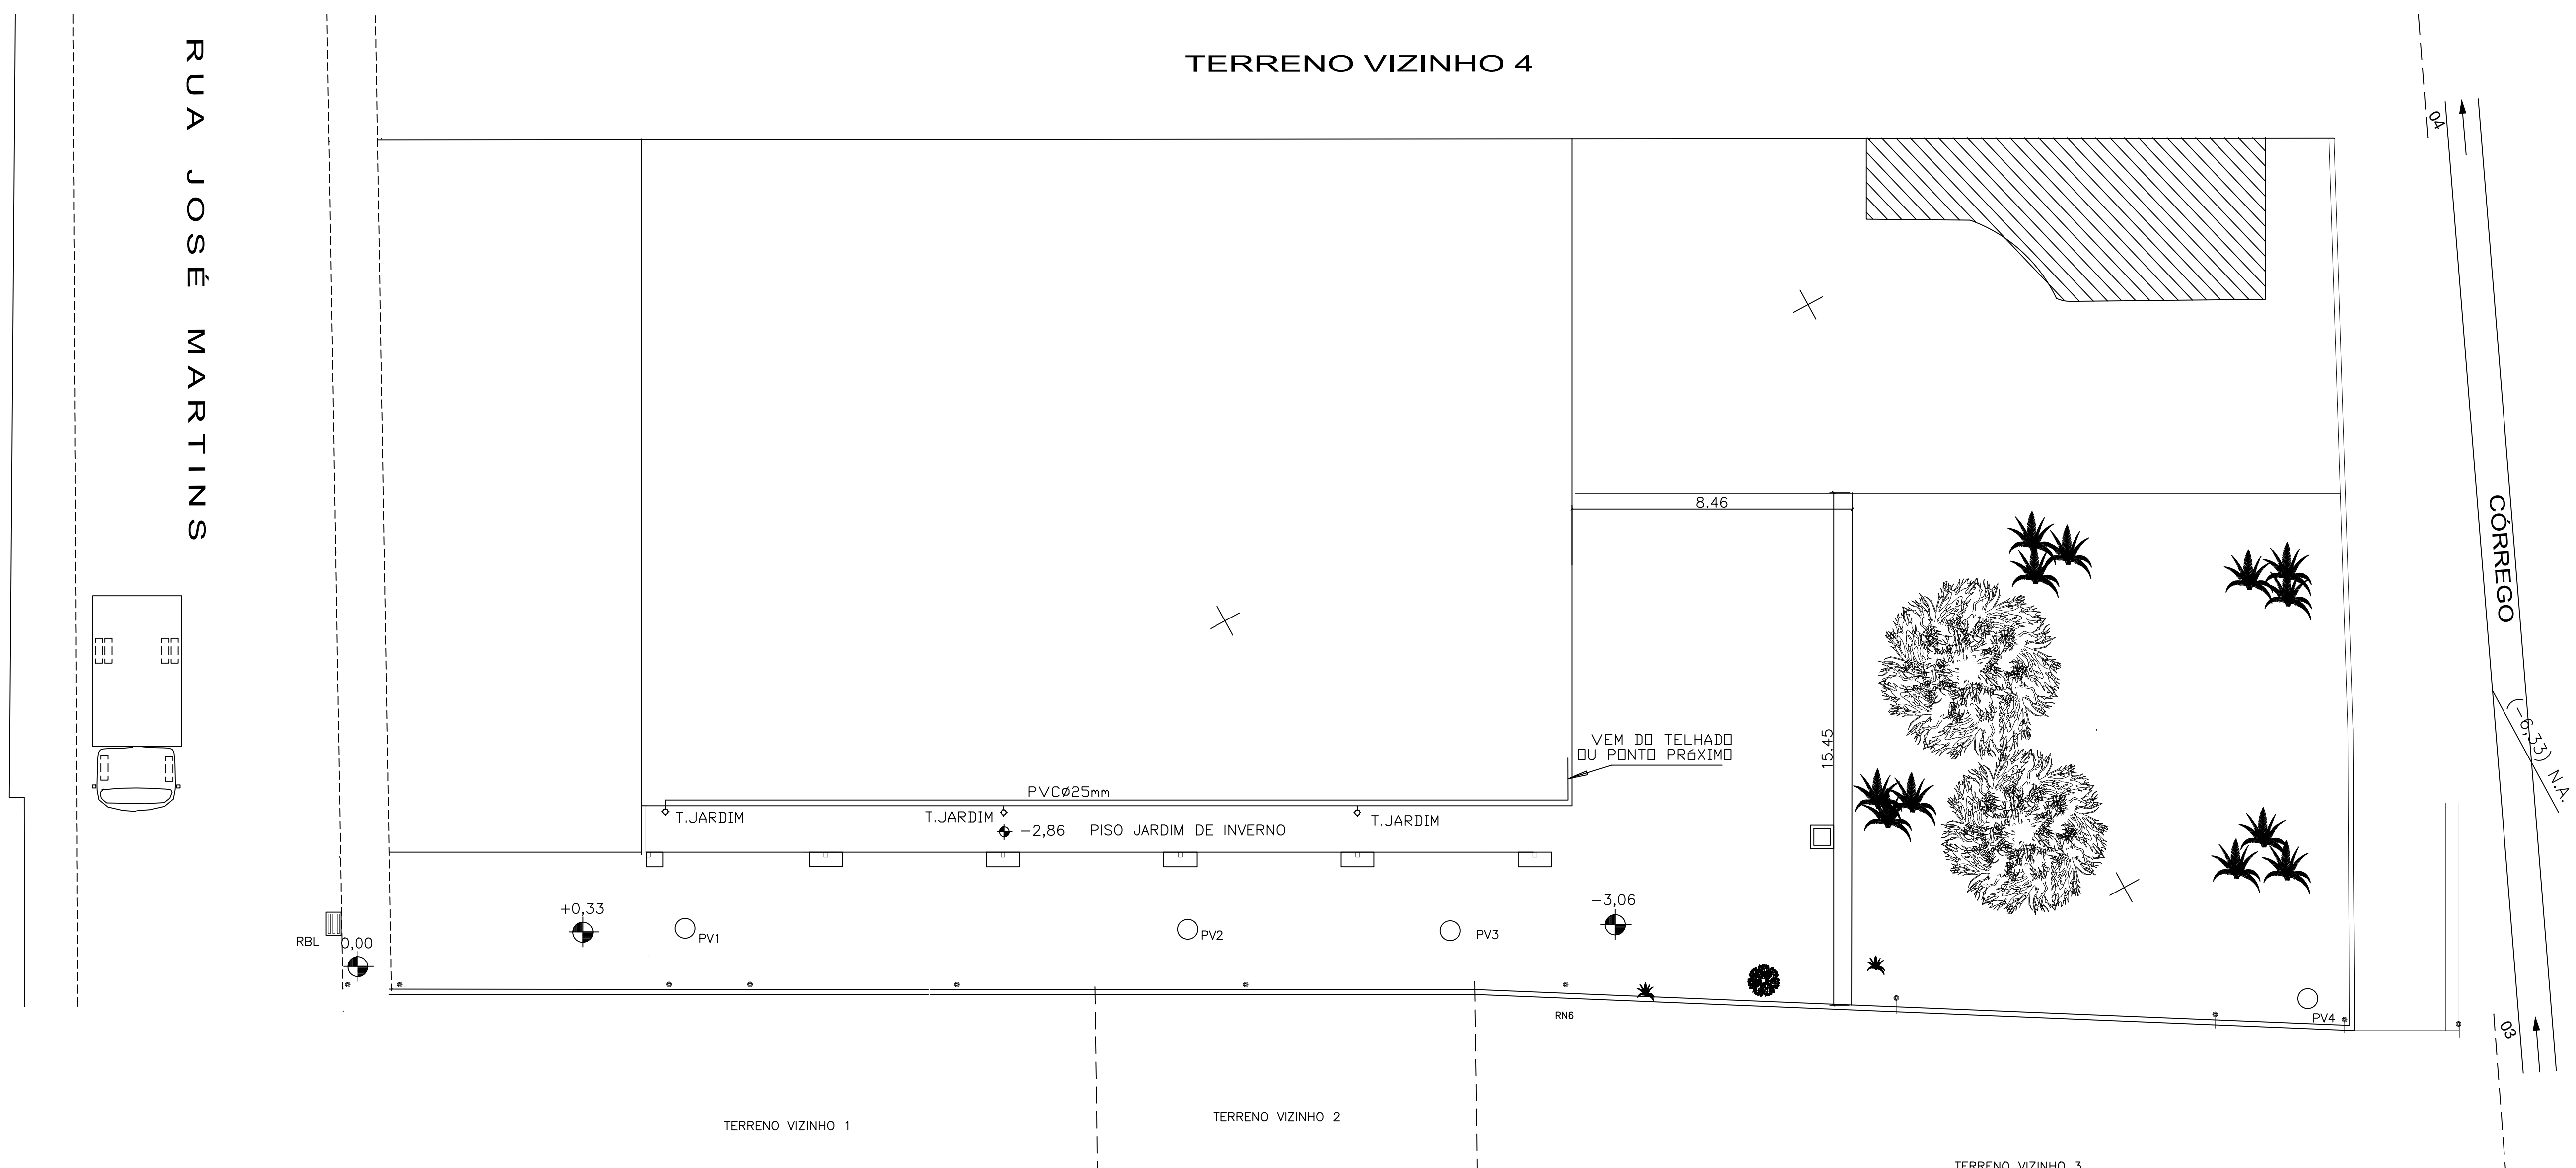

PLANTA BAIXA – ALIMENTAÇÃO DE ÁGUA – JARDIM DE INVERNO
Escala: 1: 50

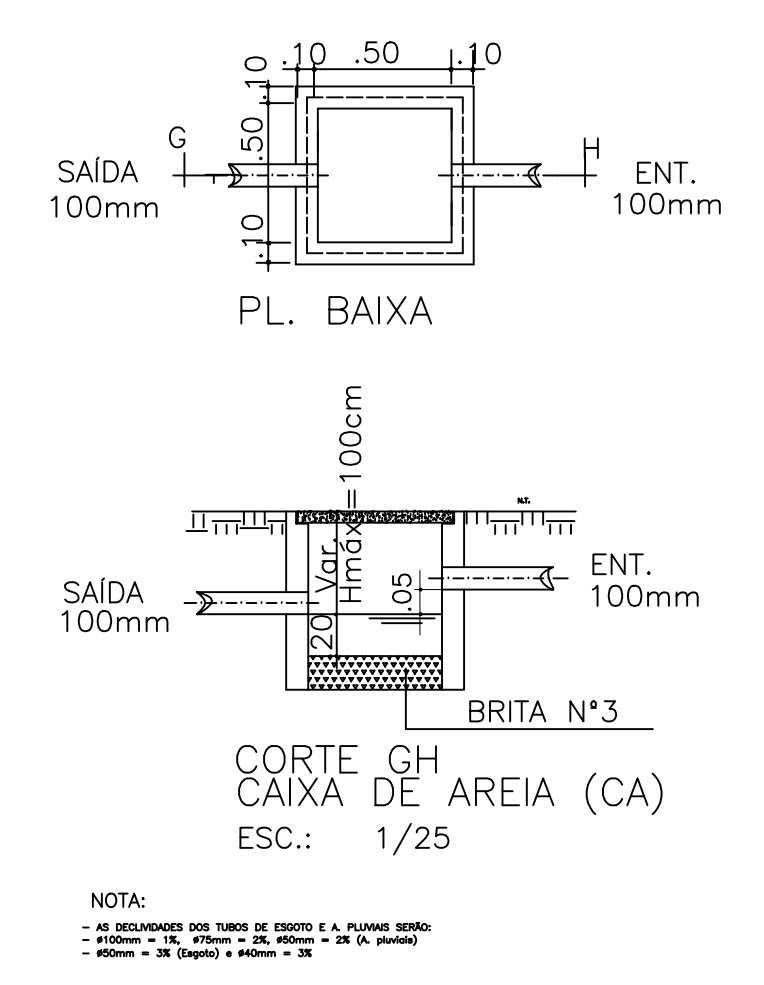

REVISÃO				
REV.	DESCRIÇÃO	DATA	PDR	APR.
0	EMIÇÃO INICIAL	18/11/21	AFM	AFM

DOCUMENTOS DE REFERÊNCIA :

NOTAS :



CÂMARA MUNICIPAL DE
MUNIZ FREIRE

Rua João Ivo Aguiar - 202 - Centro - MF - ES - CEP. 29380-000

PROJETADO AFM	DESENHADO AFM	VERIFICADO AFM	APROVADO AFM	DATA 18/11/21	ESCALA INDICADA
------------------	------------------	-------------------	-----------------	------------------	--------------------

ANFERMAN - ANTONIO NAMEDE
AUTOR DO PROJETO EST. I
CREA RJ 20.959 - D
VISTO ES
TEL 4271 9869 2704
E-MAIL
namede.muniz@mgol.com
ARQUIVO: autoca@2014

PROJETO
HIDRAULICO E AGUAS
PLUVIAIS J. INVERNO

DESENHO PREVID
REV.

NO CLIENTE
FOLHA
H11-21
01

BRETTES AUTORAIS RESERVADOS